

Renvooi installaties


- Loze leiding
- Leiding bedraad
- Enkele wandcontactdoos
- Dubbele wandcontactdoos
- Enkelpolige schakelaar
- Serieschakelaar
- Wisselschakelaar
- Kruisschakelaar
- aardmat
- Centraaldoos met lichtaansluitpunt
- Centraaldoos met rookmelder
- Lichtaansluitpunt op wand
- Drukknop deurbel
- Hemelwaterafvoer
- Zoemer/schel deurbel
- toevoer ventilatie
- afvoer ventilatie
- aansluitpunt, 1 fase

Renvooi afkortingen/symbolen



- WTW Ventilatie met warmte terugwinning
- wm Opstelplaats wasmachine
- wd Opstelplaats wasdroger
- Th. Thermostaat
- Elektrische radiator + wandcontactdoos
- RAD Wandcontactdoos t.b.v. radiator
- Verdeler vloerverwarming
- mr Koude meterkast
- Vloerverwarming
- aanduiding woningentree
- TH RF RF thermostaat
- MV RF Bediening mechanische ventilatie
- B Boiler
- VW Vaatwasser
- KT Kooktoestel
- AK Afzuigkap
- MG Magnetron
- KK Koelkast
- VV Verdeler vloerverwarming

Renvooi materialen

- Kalkzandsteen
- Isolatiemateriaal
- Prefab beton
- Metalstudwand (d=280mm), woningscheidend
- Geïsoleerde voorzetwand
- Binnenwand (gasbeton)
- houten privacy scherm
- Keramische vloertegel

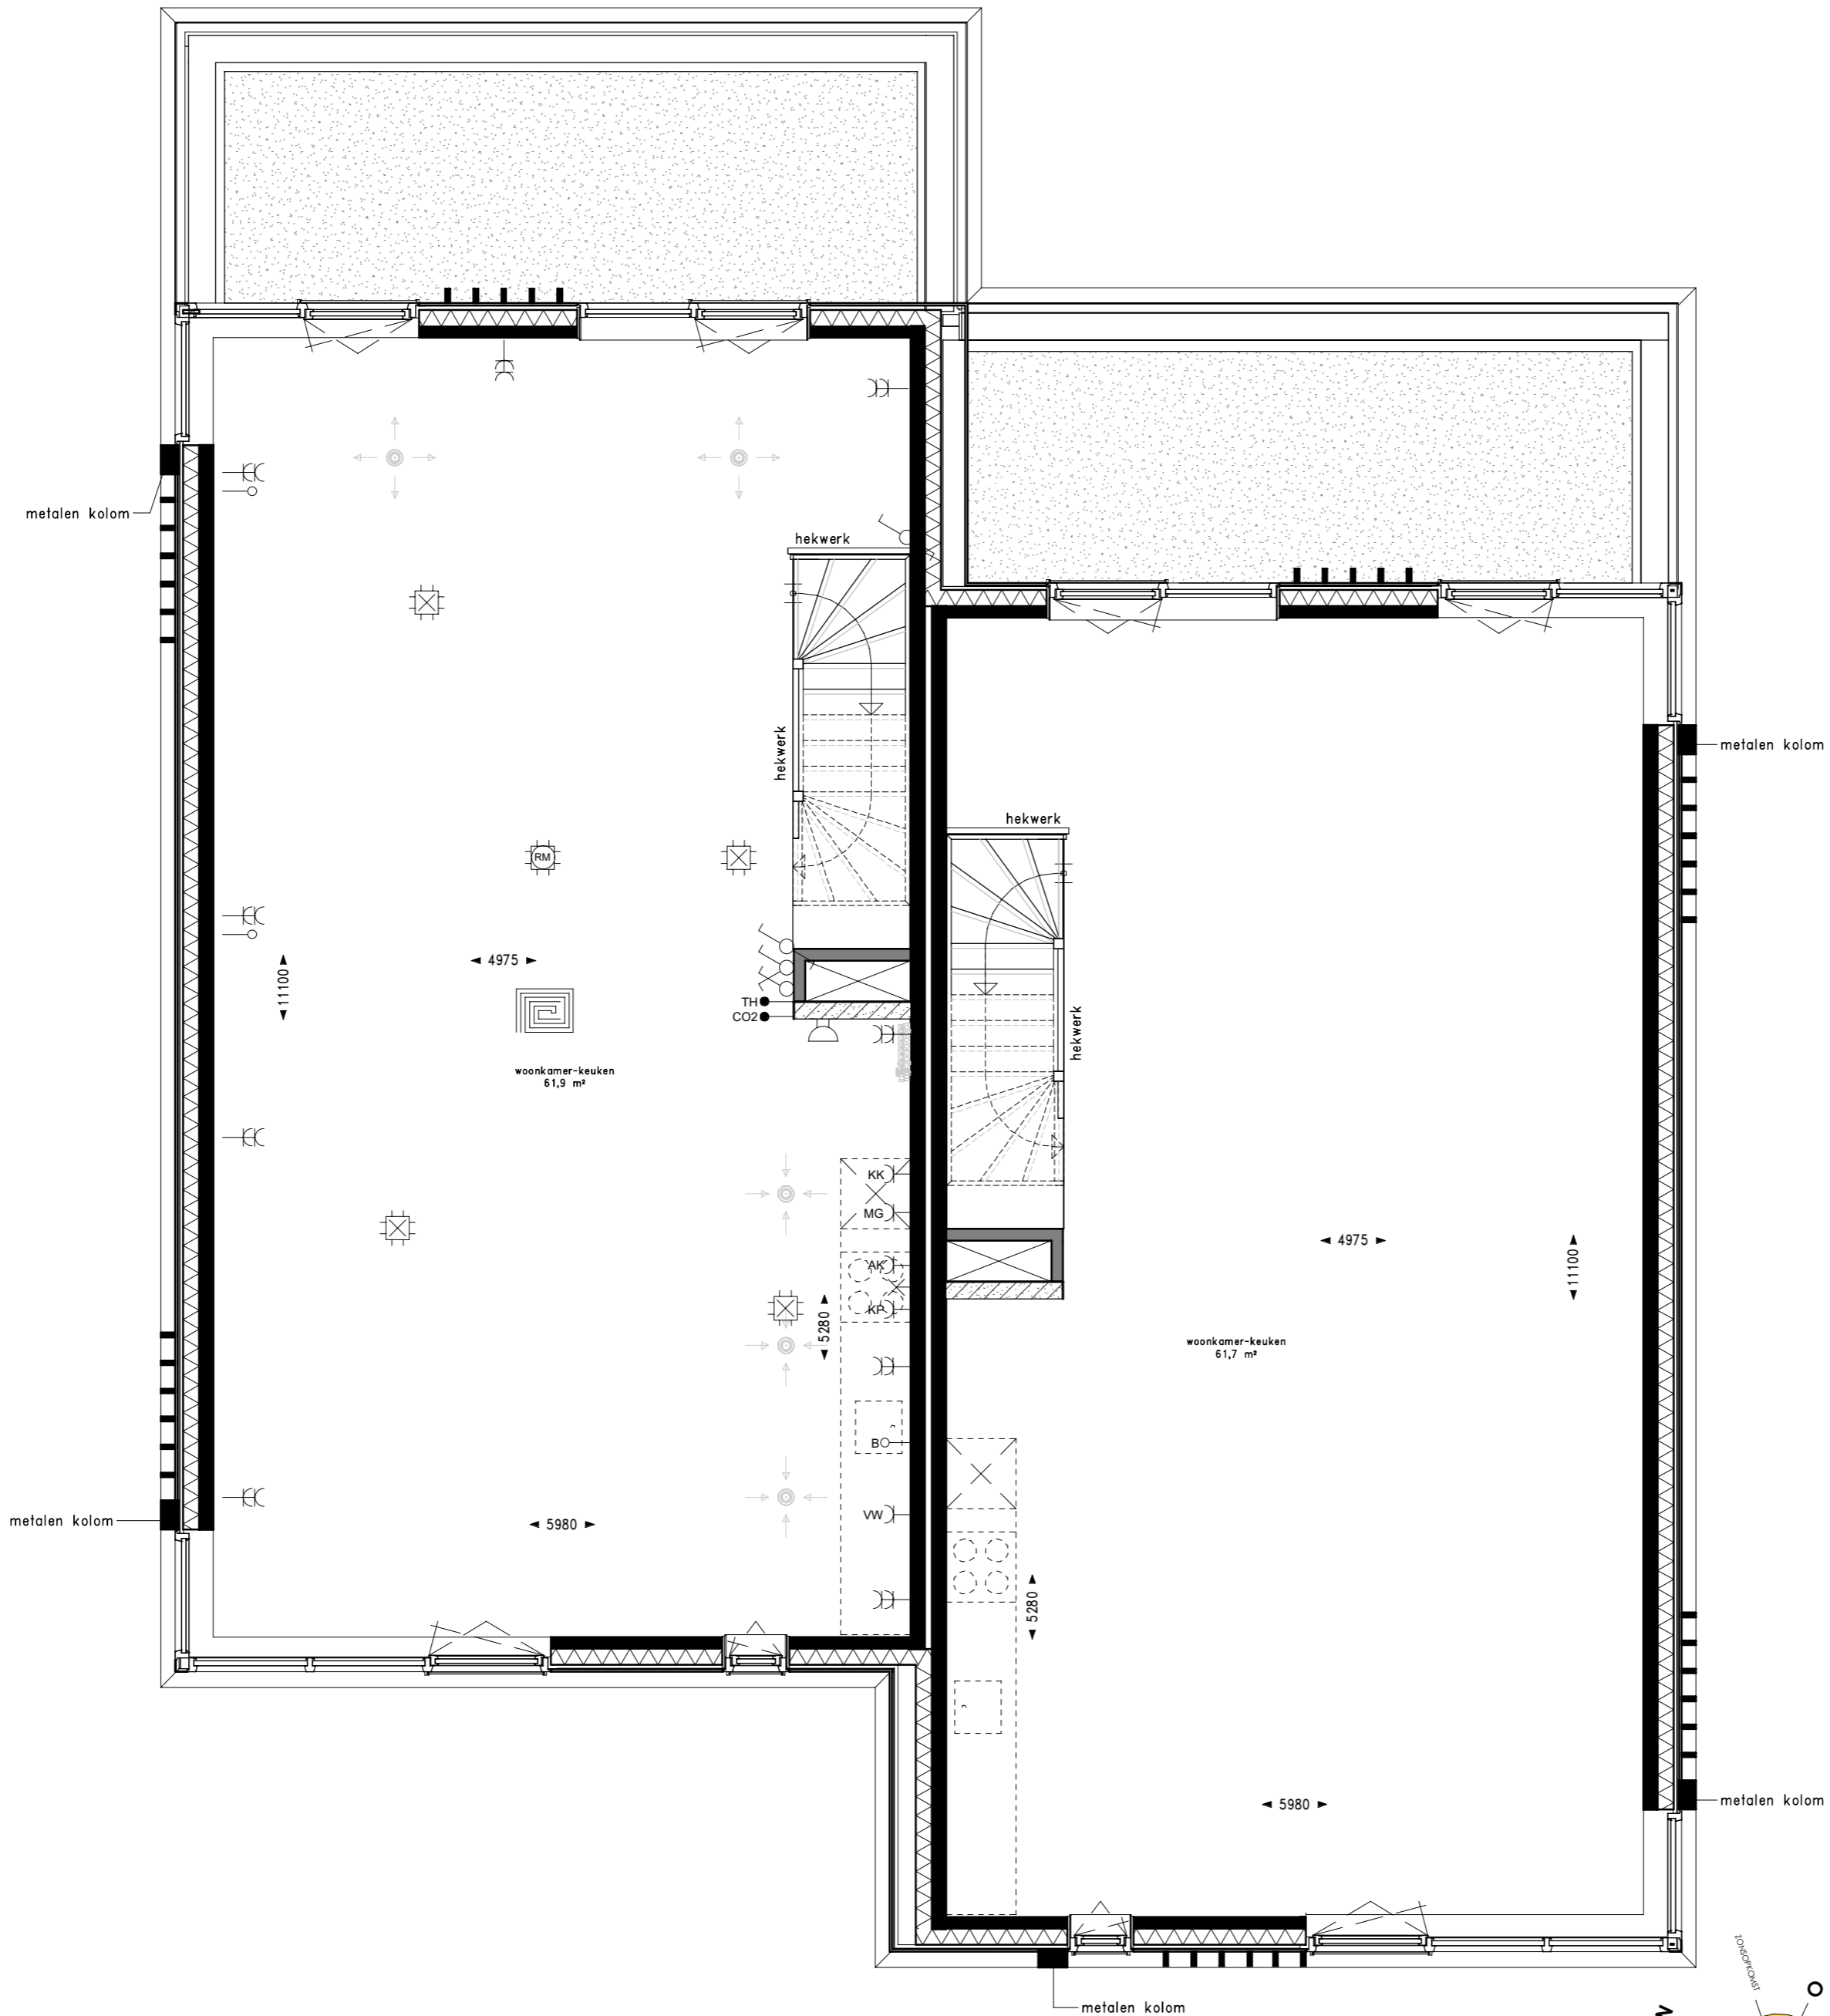

schaal 1:50

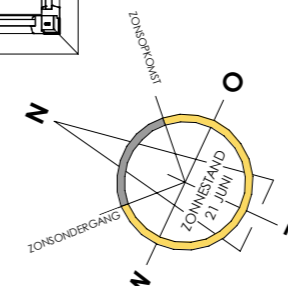 

VAN OMME & DE GROOT

Projectontwikkelaars en Bouwers | Rotterdam

KLUNDER ARCHITECTEN

KasseNova aan de Vaart te 's-Gravenzande

Plattegrond 1e verdieping watervilla's

PROJECTNR. : 191029
 DATUM : 22-09-2022

SCHAAL : 1:50
 FORMAAT : A2
 TEKENINGNUMMER : VK-WV-1